


RN IN PANNENBUCHT NEUBAU


M 1:50

Schnitt B-B

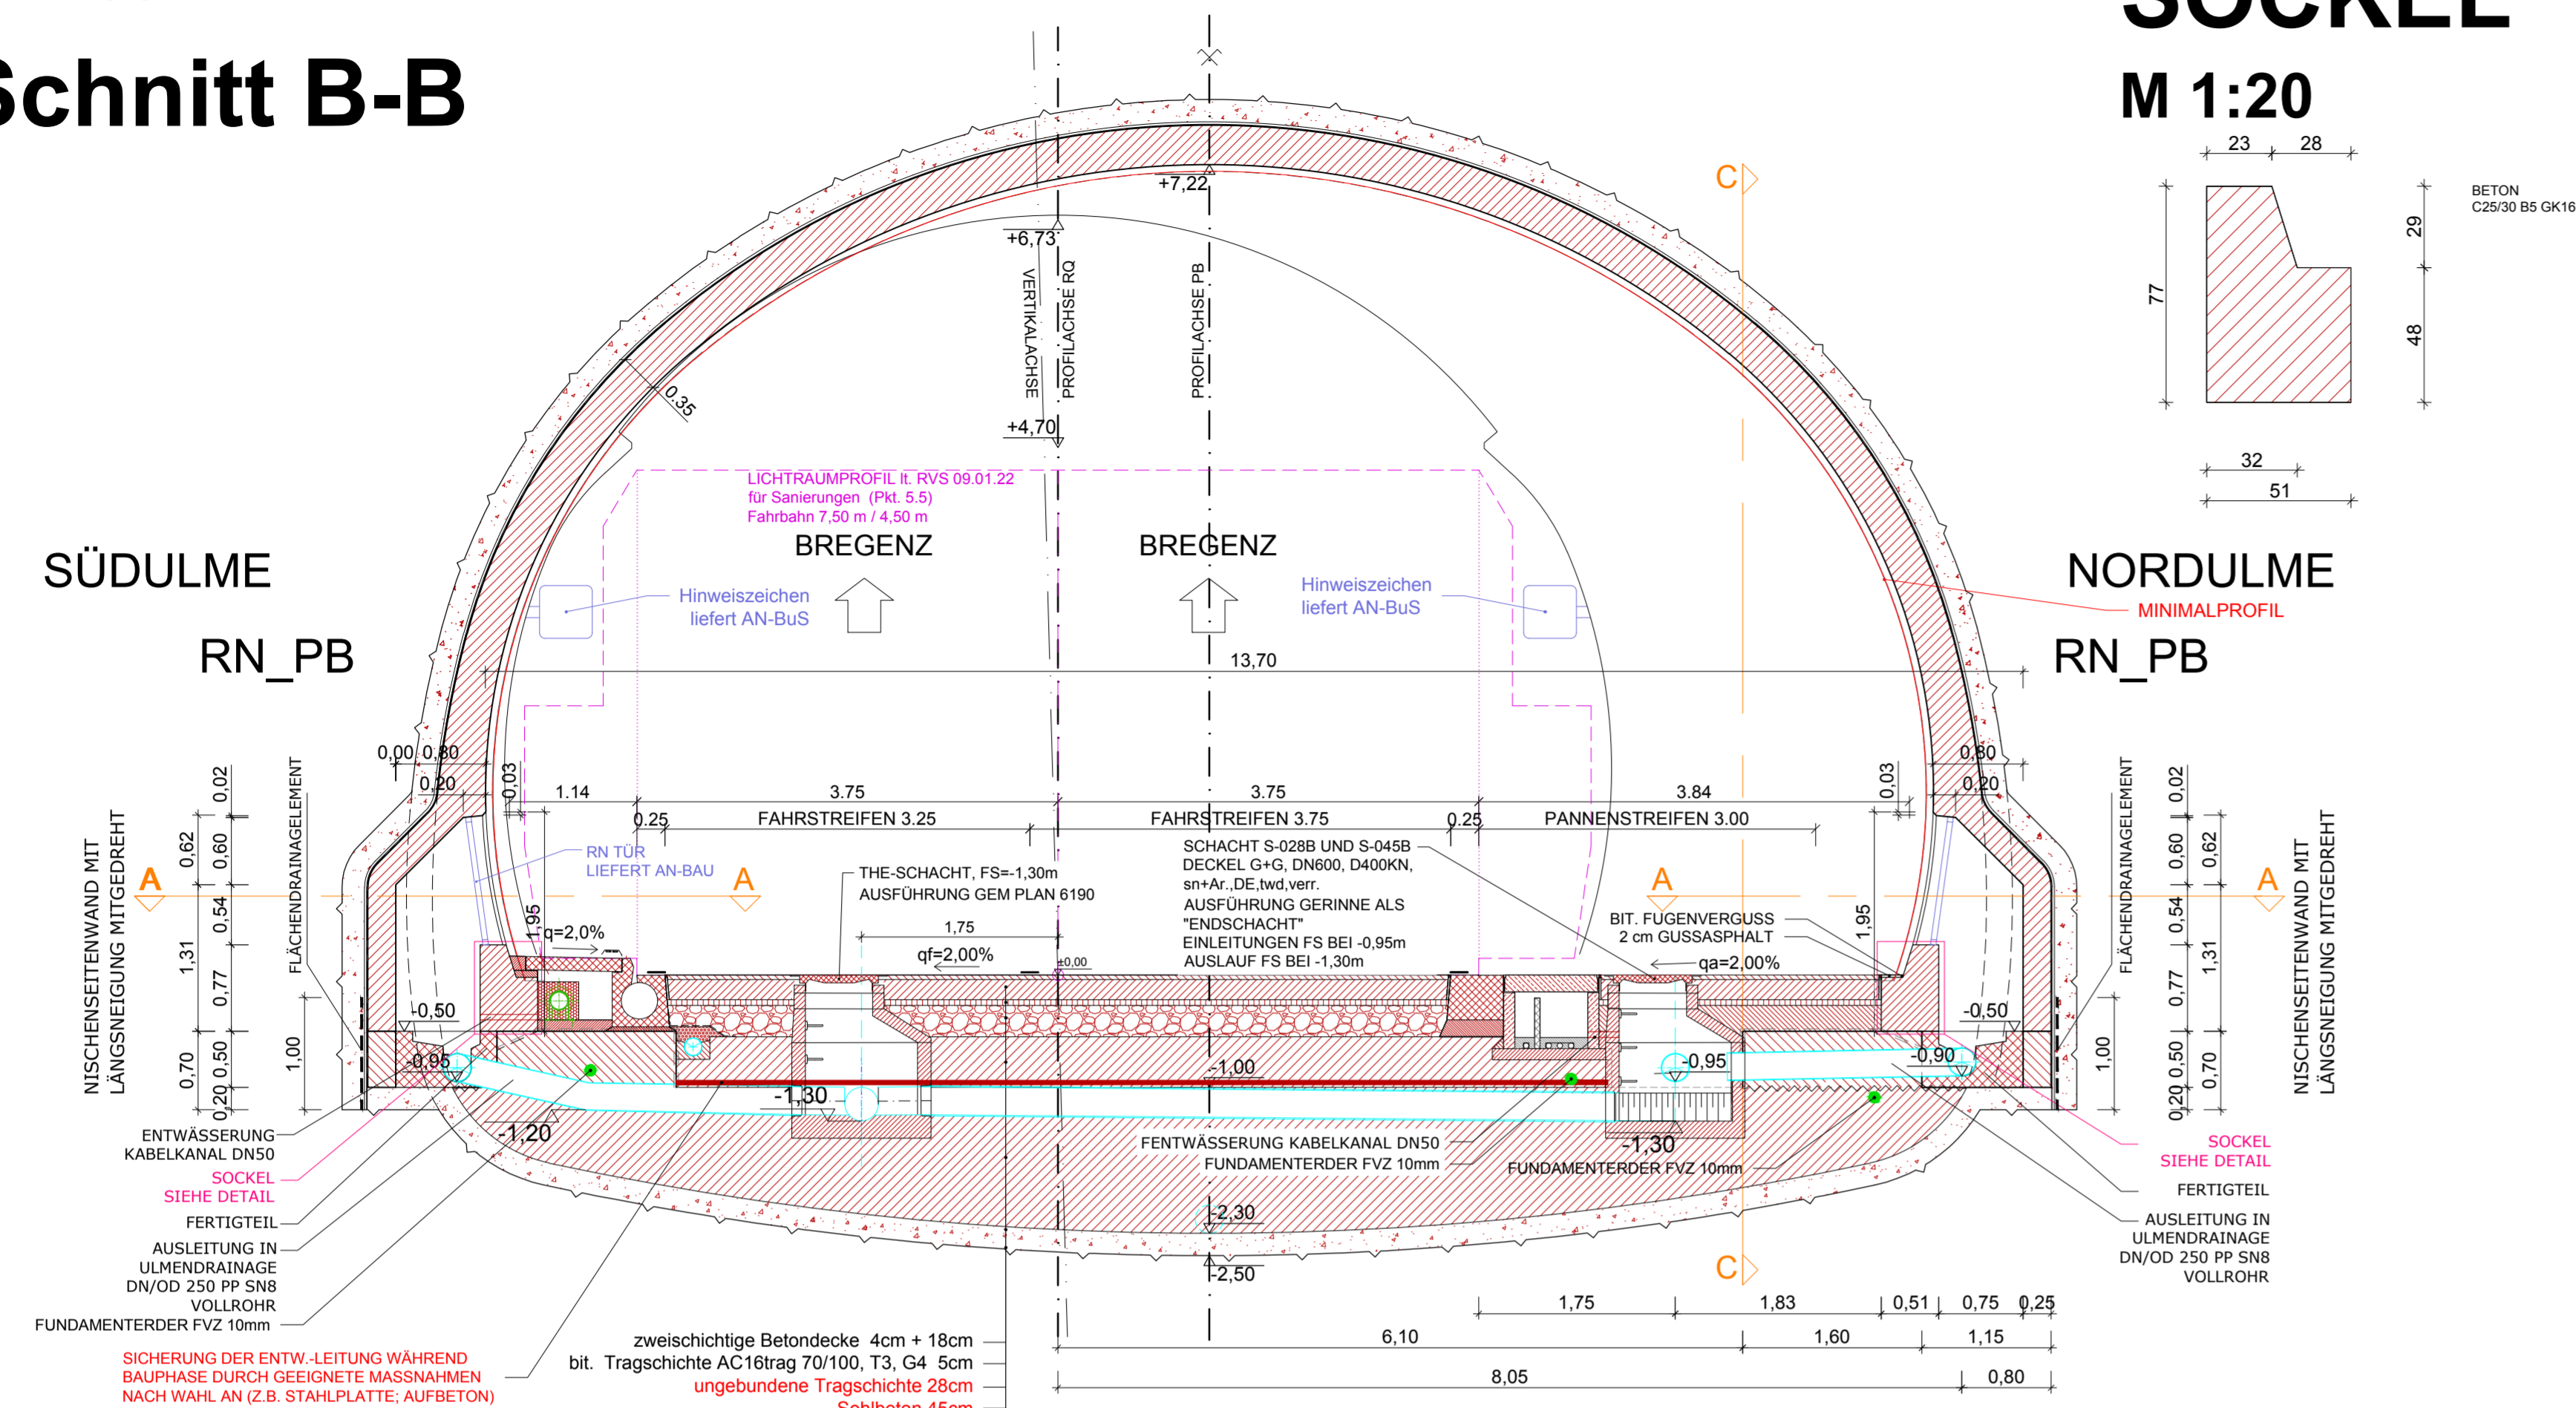

DETAIL SOCKEL


M 1:20

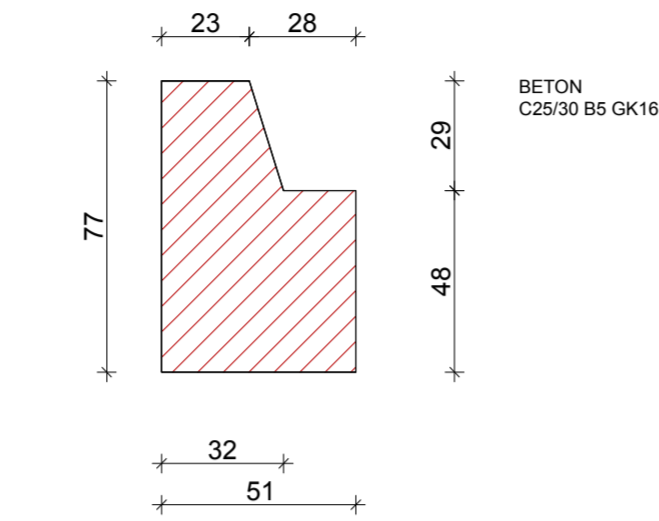

RN IN PANNENBUCHT_NEUBAU:




RN_07N	Block 083	km 2+905,09
RN_03S	Block 083	km 2+905,09
RN_04S	Block 086	km 2+949,69
RN_12N	Block 156	km 3+767,85
RN_05S	Block 156	km 3+767,85
RN_06S	Block 159	km 3+812,45

Schnitt C-C

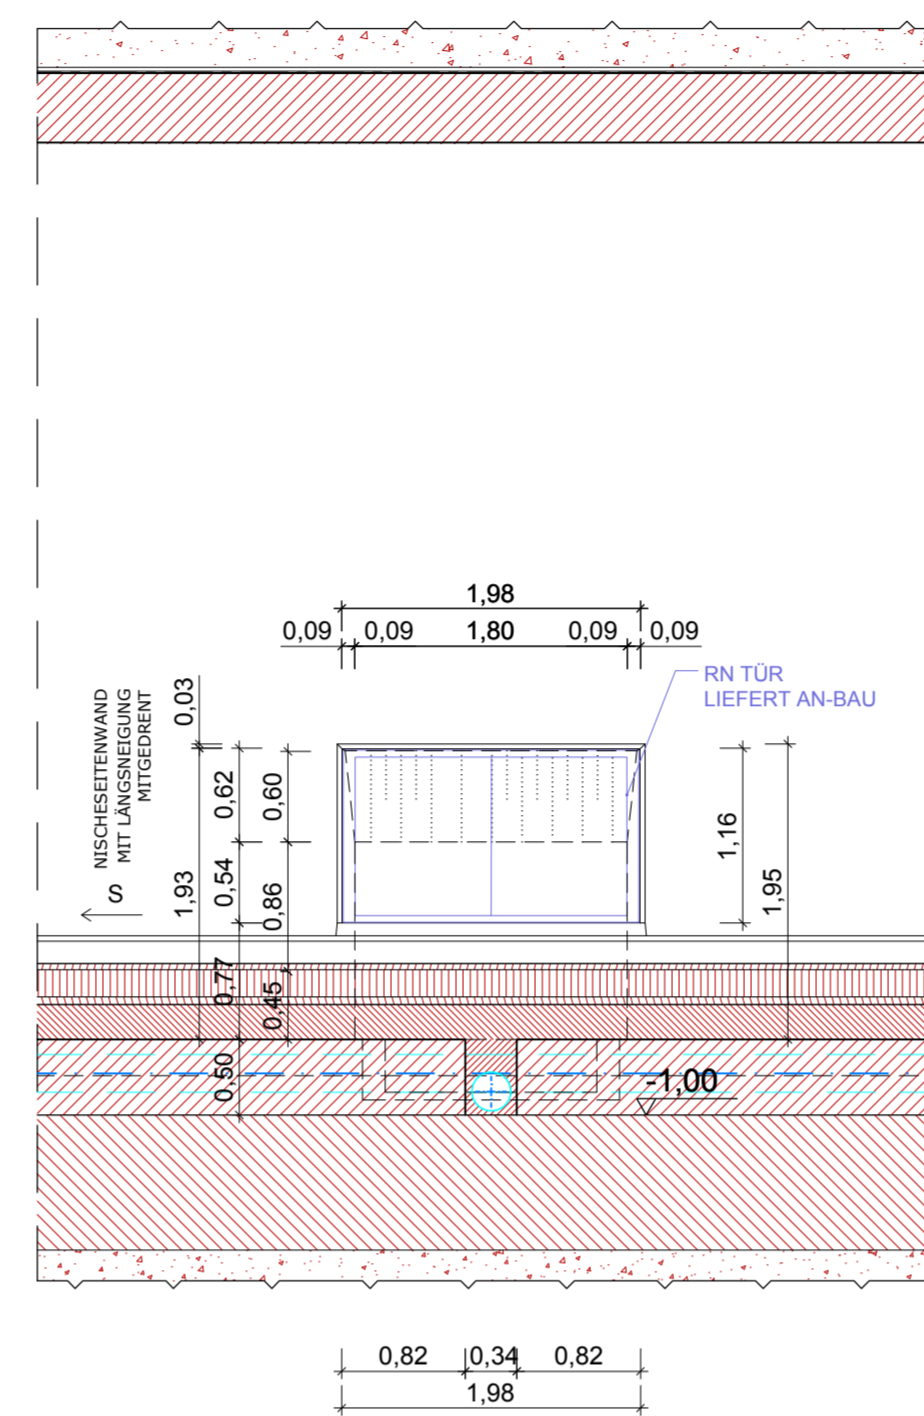

DETAILE RN-TÜR

M 1:20

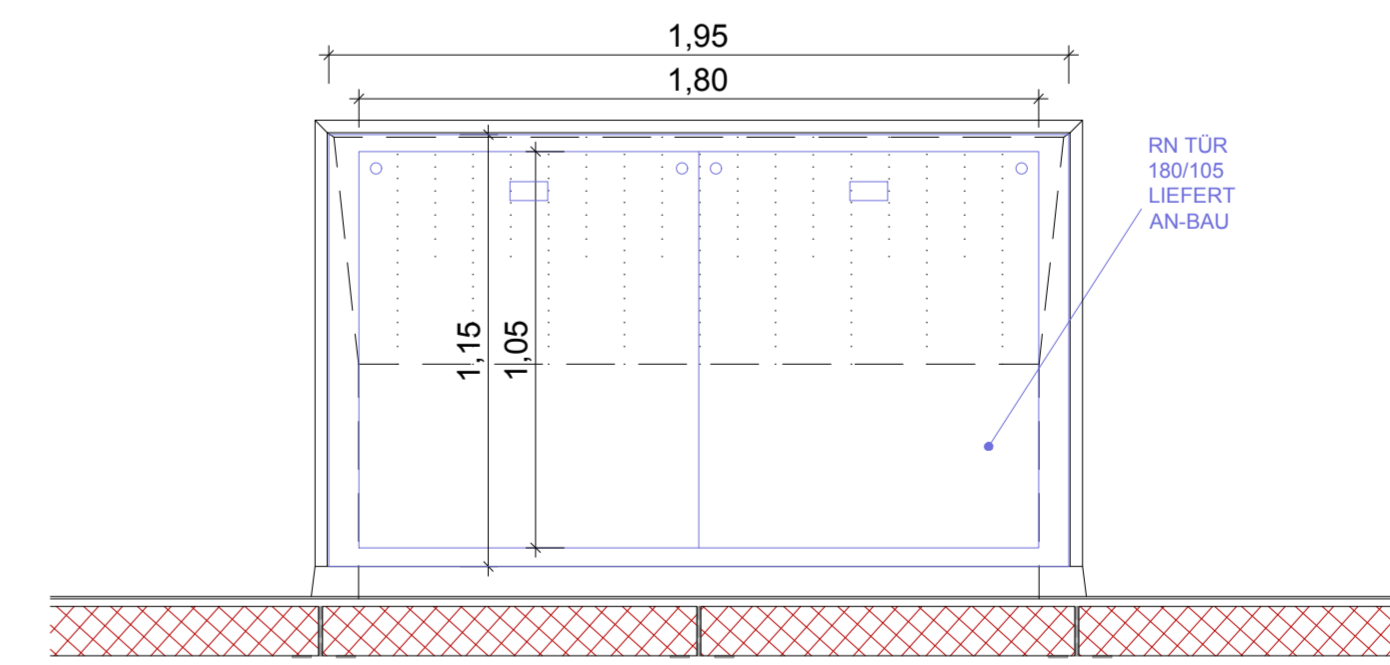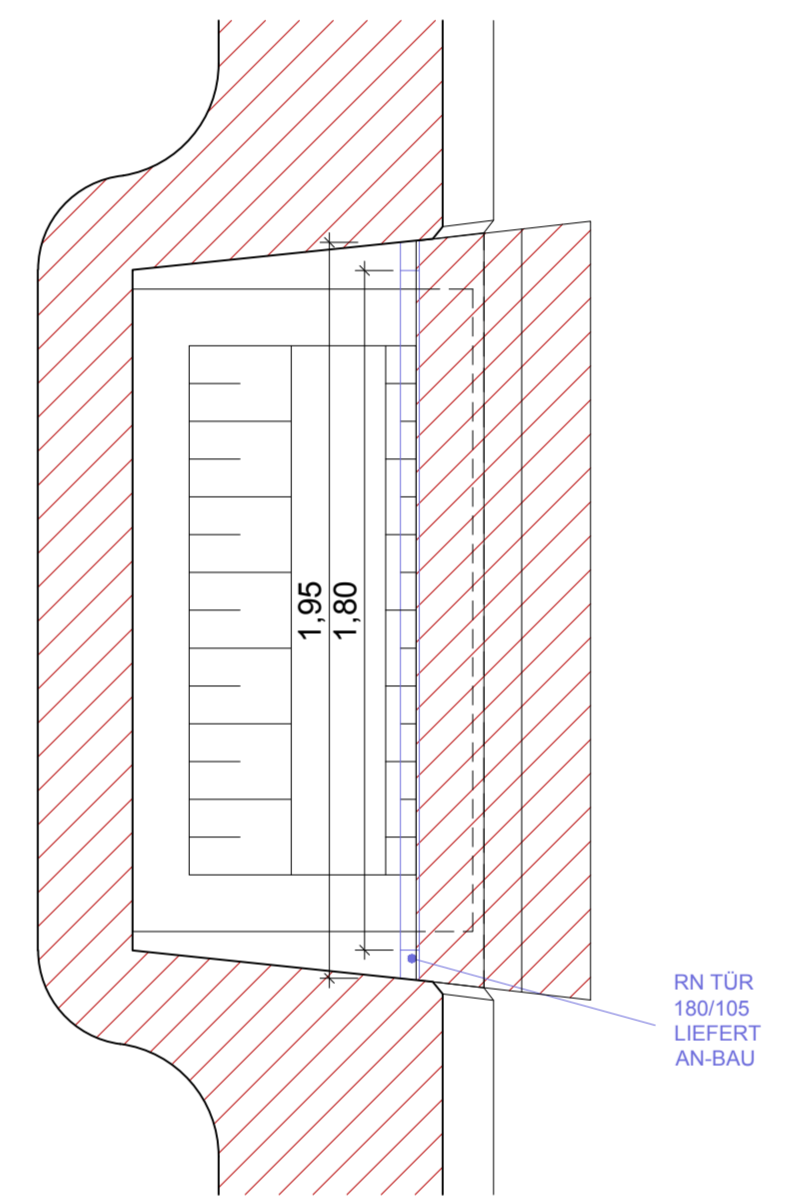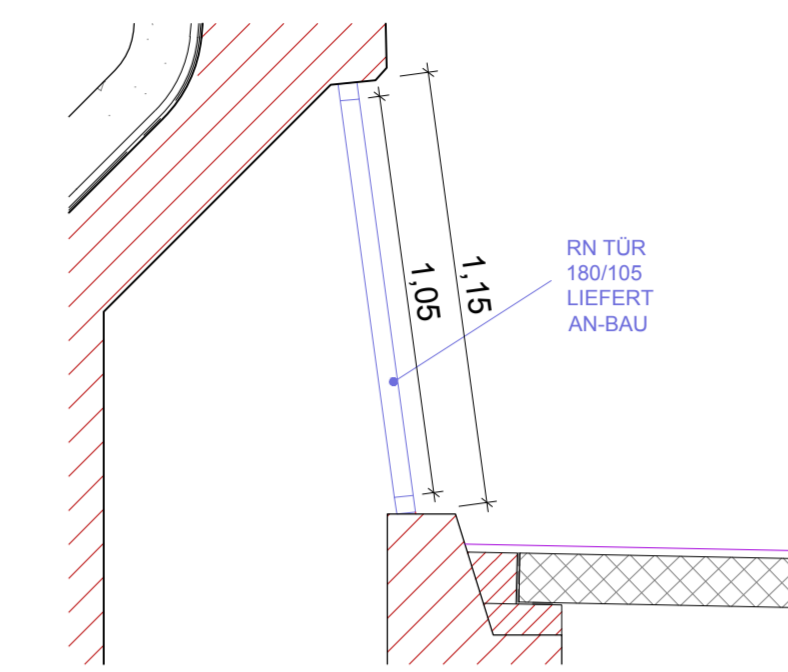

Legende

- Bestand
- Abbruch
- Neubau
- Entwässerung Bestand
- Entwässerung Neubau
- Löschwasser
- Lichttraumprofil
- Einbauten BuS Bestand Abbruch durch AN-BuS
- Einbauten BuS, nicht Teil dieses Auftrags, Darstellung informativ.
- Nachträglicher Tunnelausbruch

Abkürzungsverzeichnis:

- ASN ...Abstellnische
- BG ...Betriebsgebäude
- LÖWA ...Löschwasserleitung
- OBW ...Offene Bauweise
- THE ...Tunnelhauptentwässerung
- * ...Höhen mit dieser Markierung beziehen sich auf den jeweiligen Fahrbandrand

Anmerkungen:

Die dargestellten Maße im Bestand wurden aus den Bestandsplänen entnommen - es sind die Naturmaße zu nehmen. Bei den Betonfestigkeitsangaben gem. Bestandsplan ist keine Nachhärtung berücksichtigt.




Zugehörige Pläne:

- 6343 6332 6370
- 6344 6333
- 6328
- 6329

Grundriss


A-A

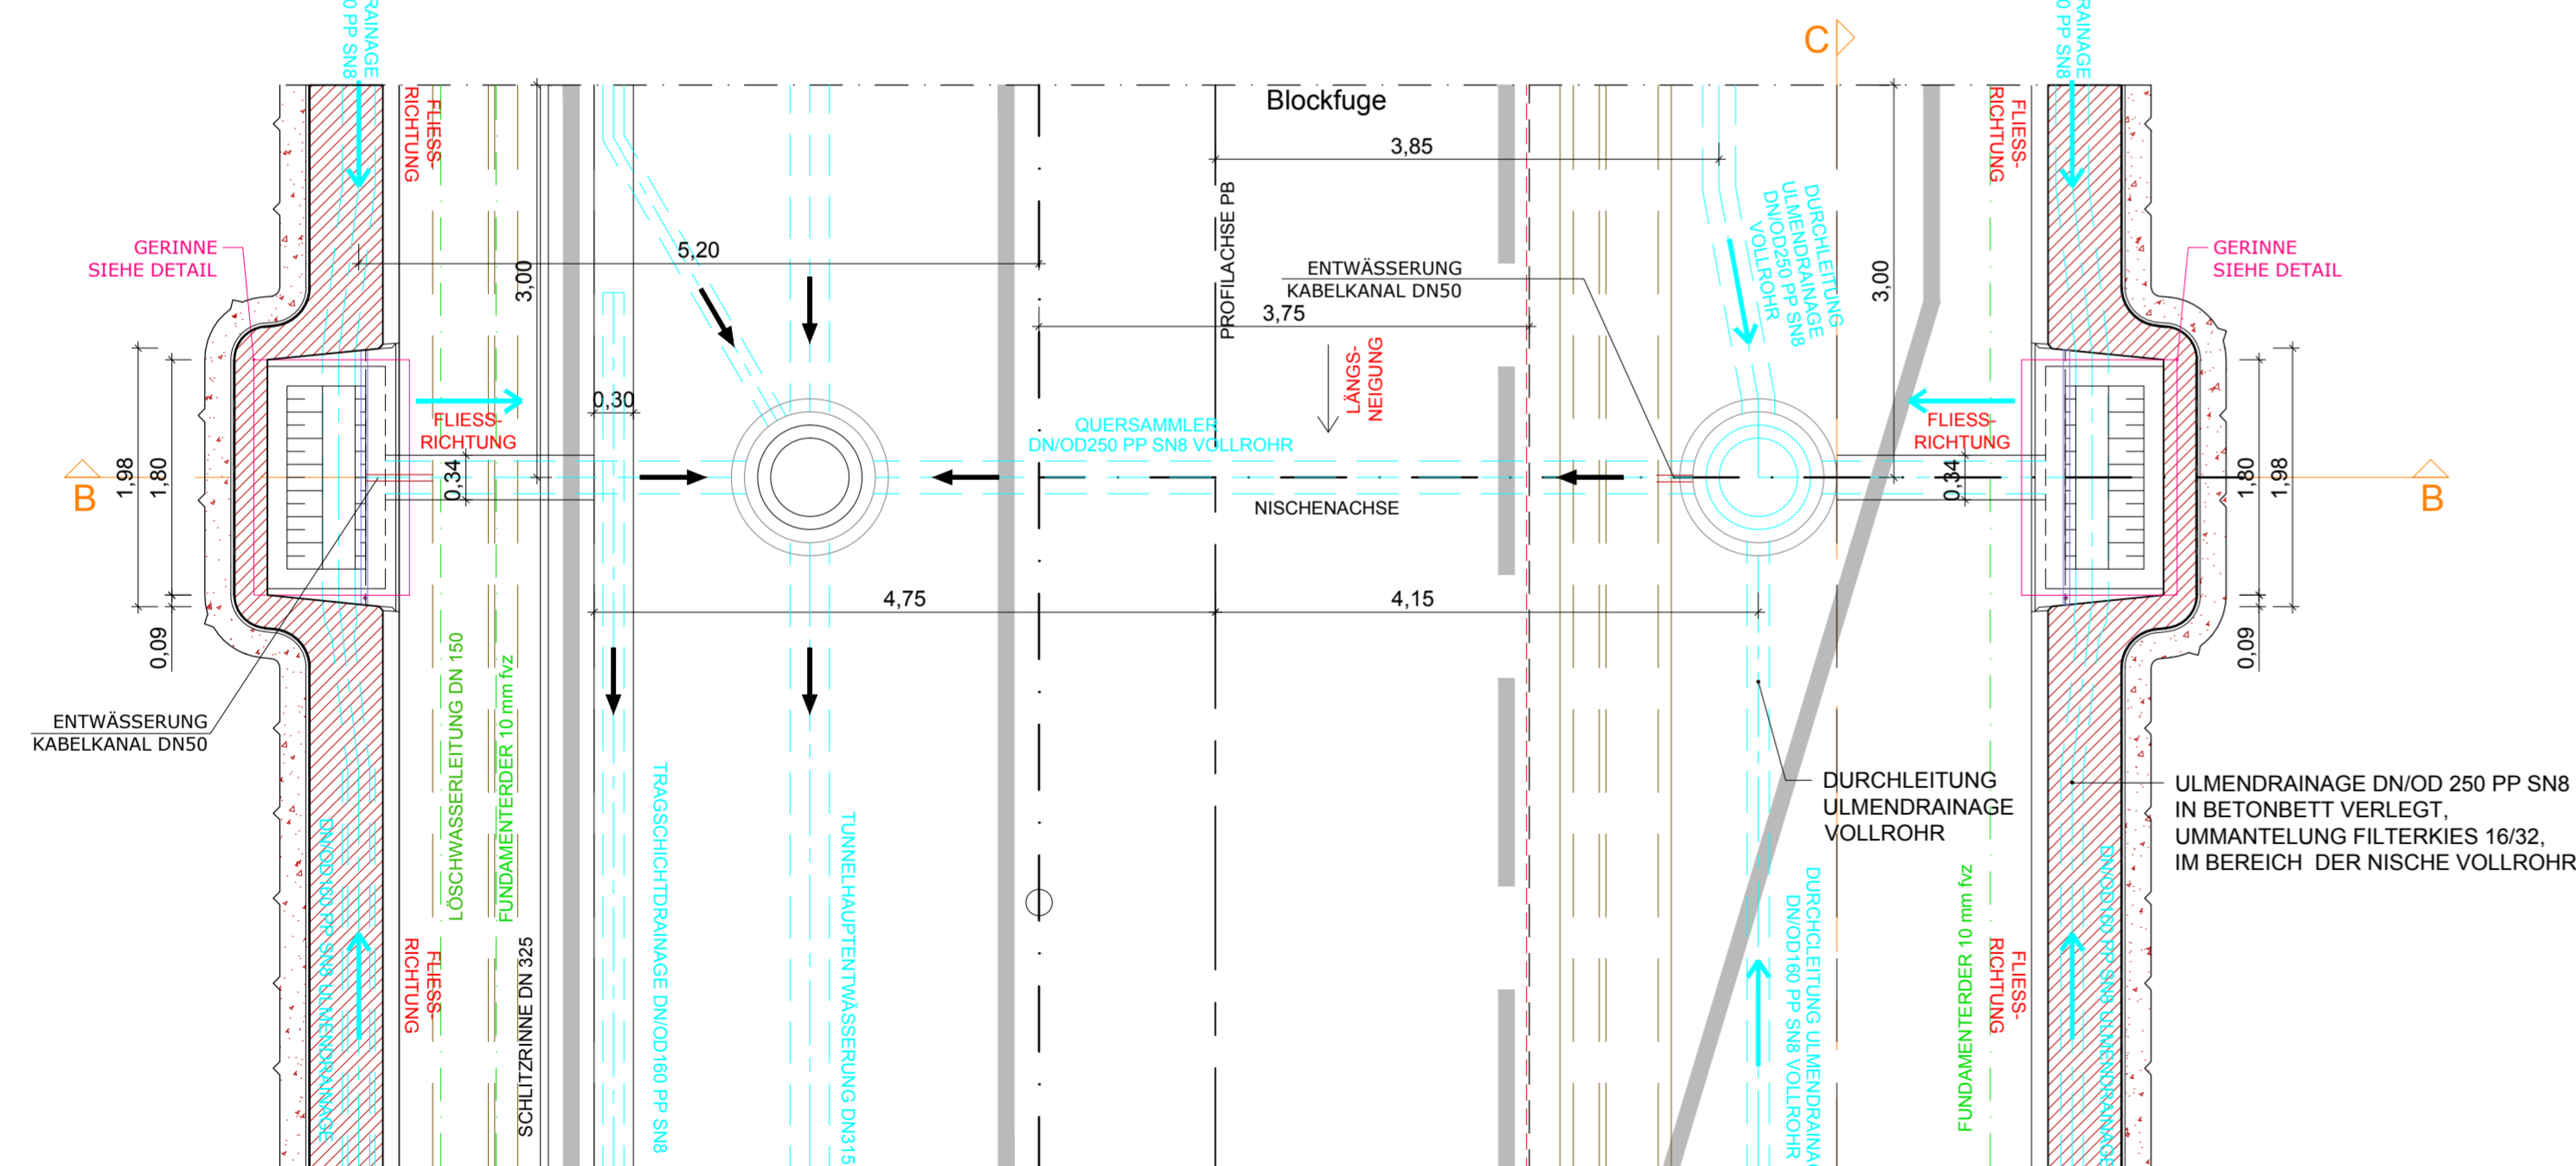

DETAIL SCHNITT

GERINNE SÜDULME


M 1:20

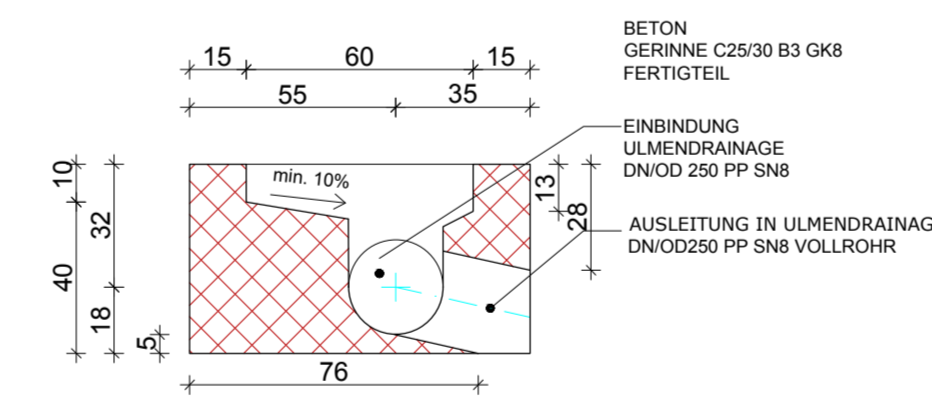

DETAIL SCHNITT

GERINNE NORDULME


M 1:20

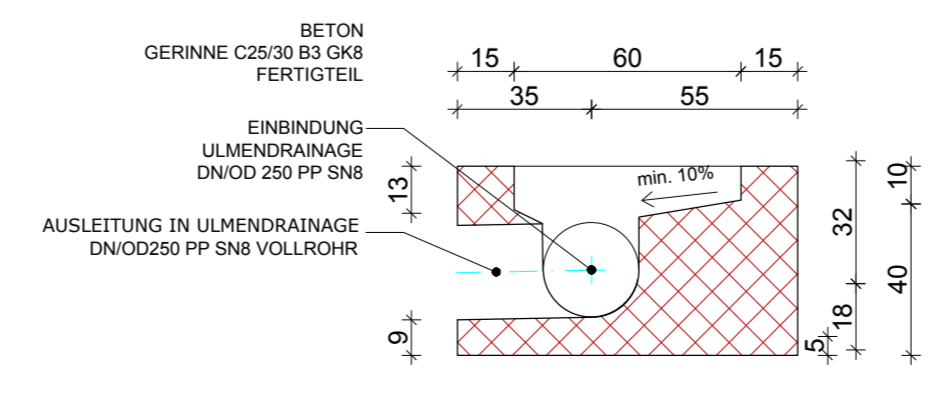

DETAIL GRUNDRISS

GERINNE

M 1:20

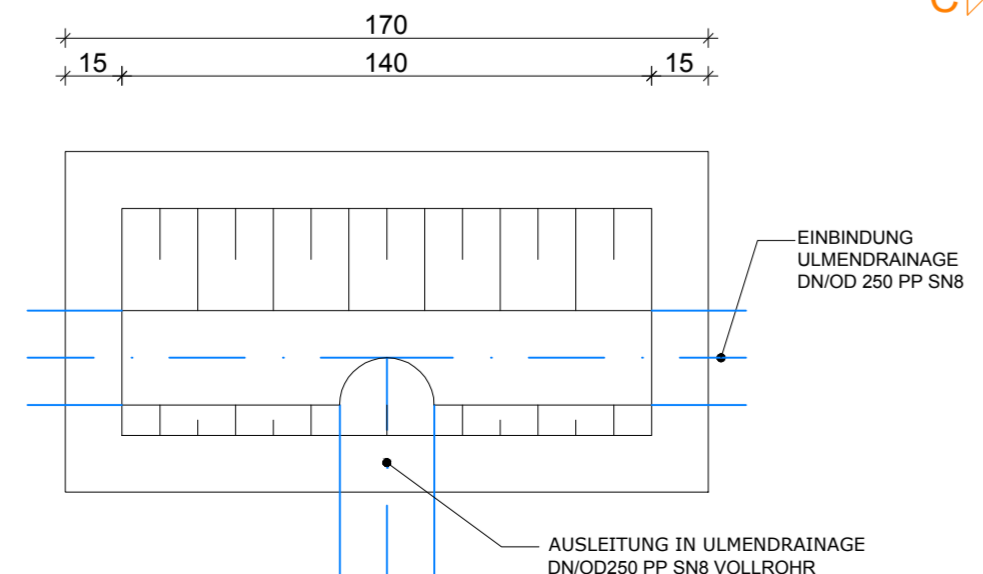

ASFINAG BAU MANAGEMENT GMBH



im Namen der

S 16 Arlberg Schnellstraße
ASt Zams - ASt Landeck West
km 00,000 - 05,536

SICHERHEITSAUSBAU PERJENTUNNEL

AUSFÜHRUNG

PERJENTUNNEL 1.RÖHRE

RHALT / PLANTITEL

RN IM P...
RN IN PB-NEUBAU

C
B

02.04.2019 01 Schnittführung B-B im Grundriss der... angepasst

TECHNISCHE PLANUNG

ASFINAG BAU MANAGEMENT GMBH

BERNARD INGENIEURE

ASFINAG BAU MANAGEMENT GMBH

IGT KMP

IGT KMP

DATUM: 17.01.2019

DATUM: 17.01.2019

GEZEICHNET: SaH

DATUM: 25.01.2019

GEPRÜFT: SaH

DATUM: 25.01.2019

FLÄCHE: 0,594m x 1,100m = 0,654m²

MASSSTAB 1:20

PLANNUMMER / REVISION / VERSION: 6352-01-00

1:50

6352-01-00

6352-01-00

6352-01-00

6352-01-00

6352-01-00